


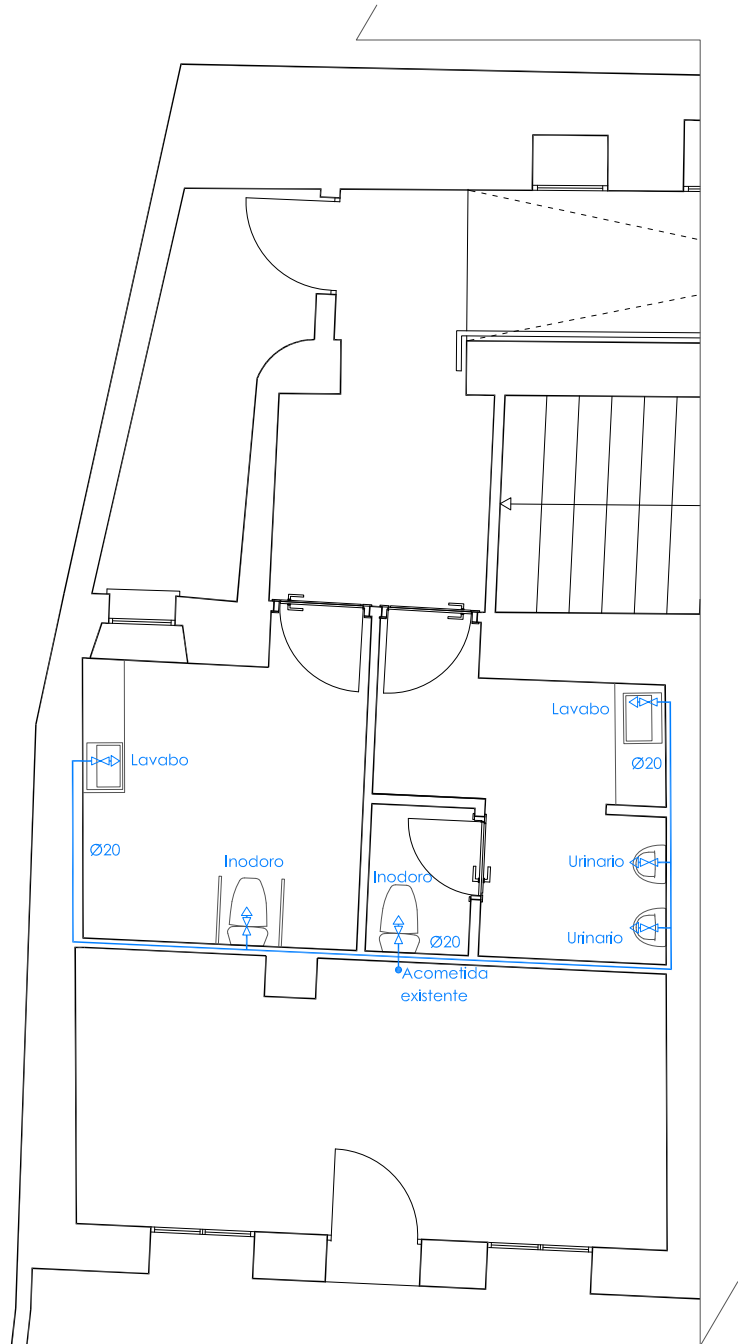


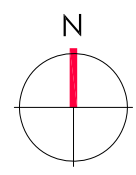

Fontanería en baños

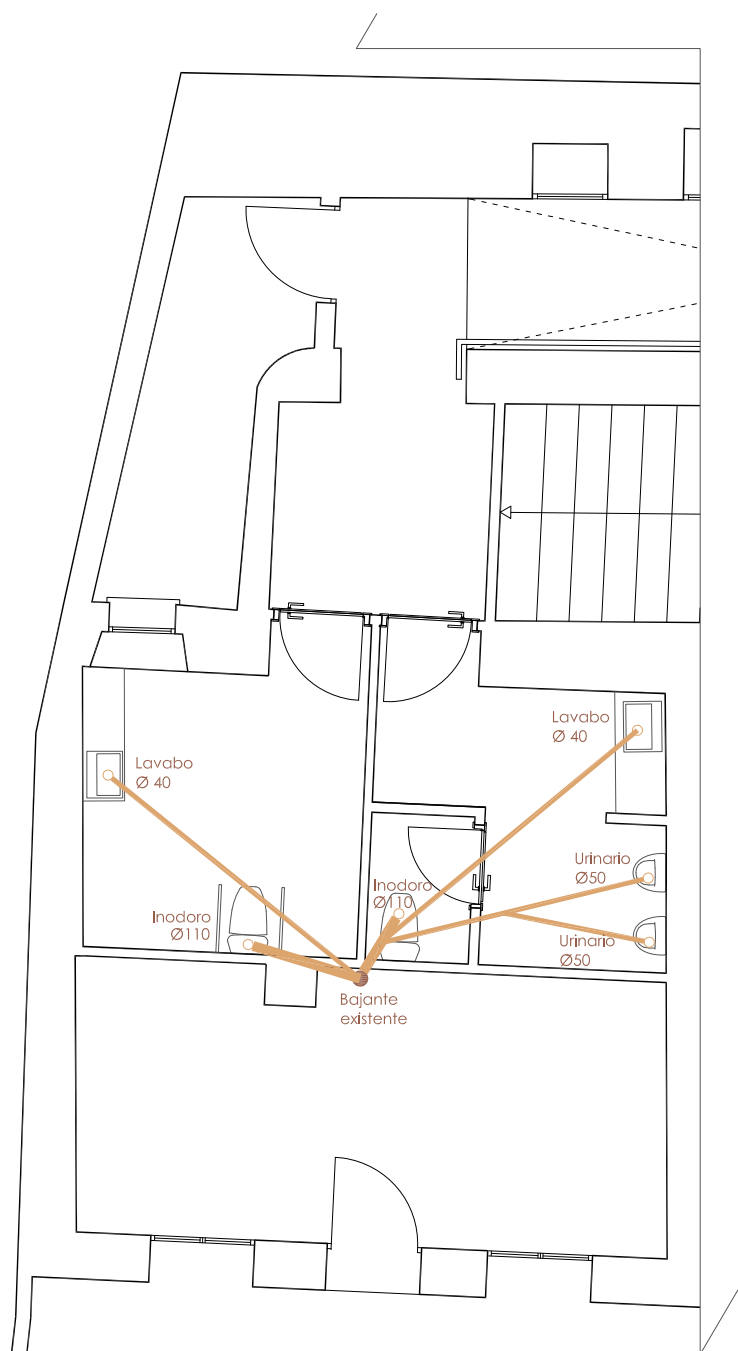


Saneamiento en baños

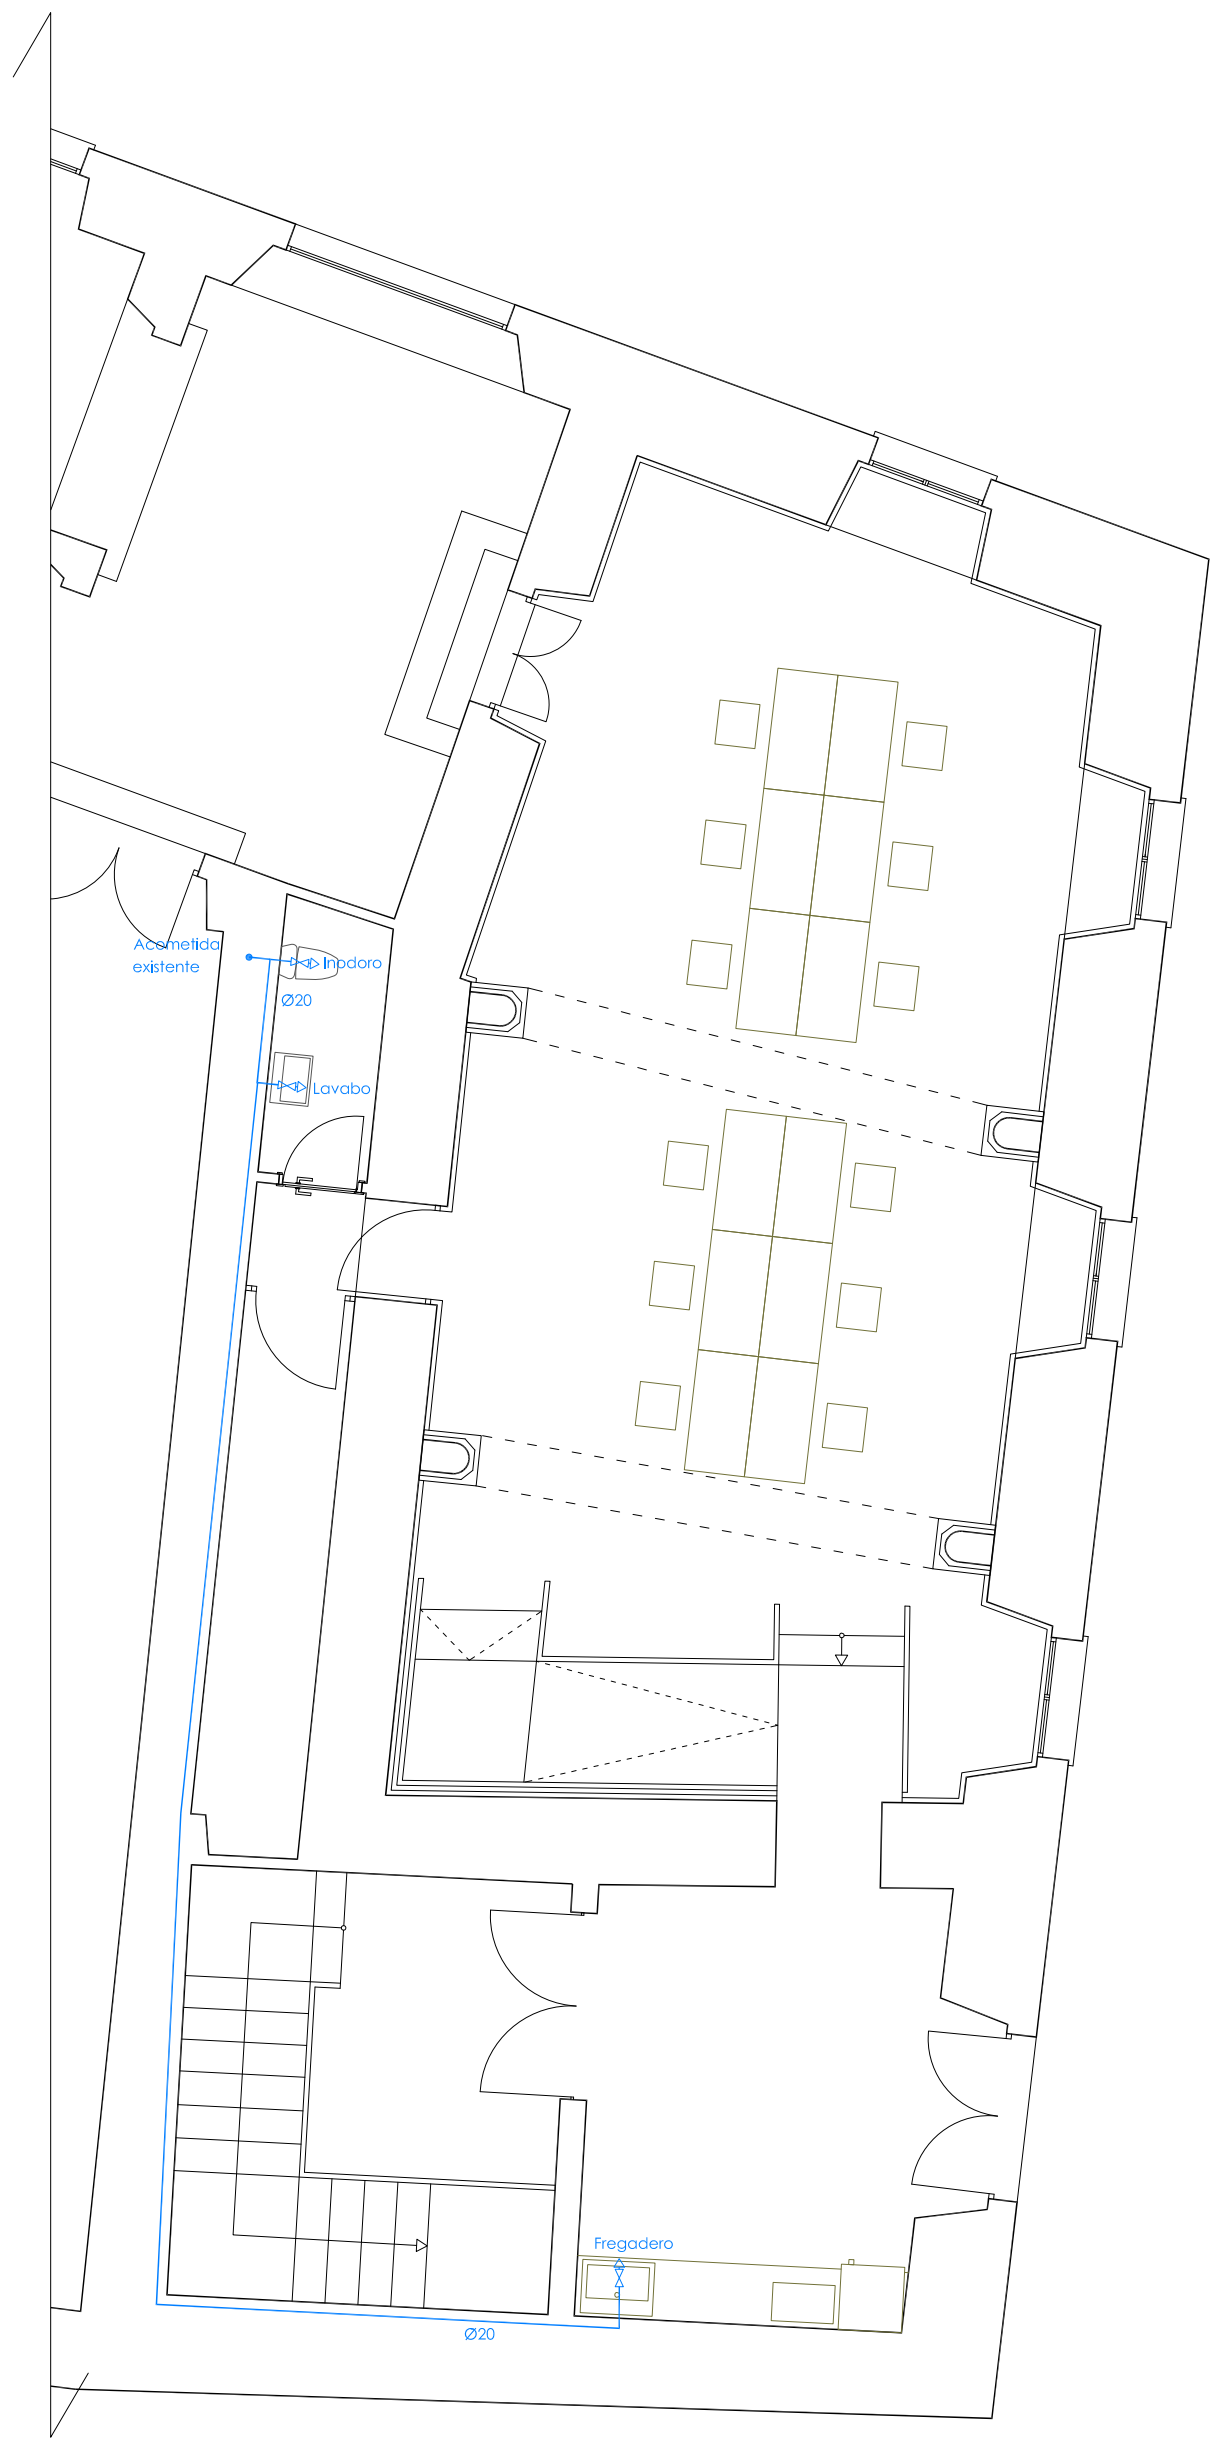

Climatización y fontanería en aseo y office



Saneamiento en aseo y office

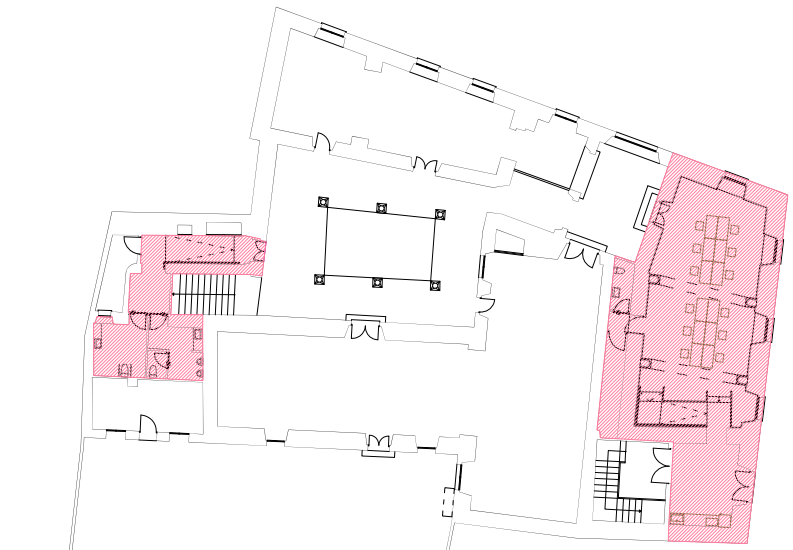

ZONA DE ACTUACIÓN DENTRO DEL EDIFICIO

LEYENDA abastecimiento y ACS	
	CONTADOR DE AGUA
	VÁVULA DE RETENCIÓN
	TUBERÍA DE POLETILENO RETICULADO-PEX_A (A. FRÍA)
	TUBERÍA DE POLETILENO RETICULADO-PEX_A (ACS)
	GRIFO CON LLAVE DE PASO
	LLAVE DE PASO
	BAJANTE DE PVC
	TERMO

ARC ARQUITECTURA URBANISMO SOLUCIONES INMOBILIARIAS, SL

ADECUACIÓN DE SALA A ESPACIO DE CO-WORKING Y REFORMA DE BAÑOS. CALLE DOCTOR DURÁN Nº29 , CÁCERES

Fase PROYECTO BÁSICO Y DE EJECUCIÓN

Plano
ESTADO REFORMADO
INSTALACIONES
FONTANERÍA- SANEAMIENTO

Arquitectos Eduardo Reveriego Martín
Cliente Cámara Oficial de Comercio, Industria y Servicios de Cáceres

Nº 1-01
Escala 1/75
Fecha 01/21
ARC