
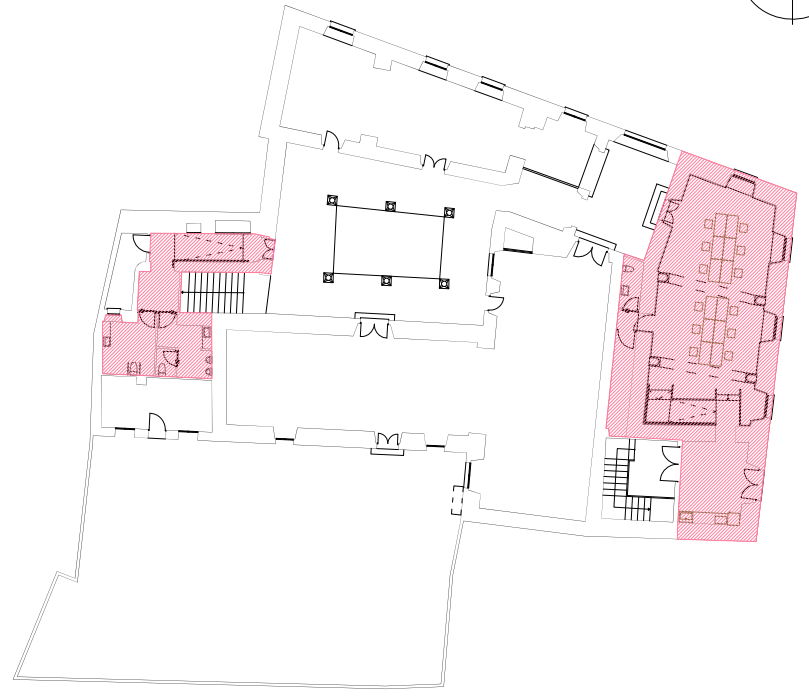


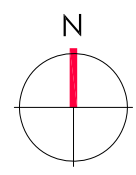

ZONA DE ACTUACIÓN DENTRO DEL EDIFICIO

LEYENDA climatización / ventilación	
	SPLIT INTERIOR CLIMATIZACIÓN (EXISTENTE)
	UNIDAD EXTERIOR CLIMATIZACIÓN (EXISTENTE)
	EXTRACCIÓN MECÁNICA EN ASESOS SHUNT (INSTALACIÓN EXISTENTE EN EDIFICIO)
	ADVENCIÓN NATURAL EN FACHADA

LEYENDA electricidad e iluminación	
	TOMA DE 10/16A CIRCUITO OTROS USOS. SU DISTANCIA SERA DE 20 cm. AL PAVIMENTO. EN COCINA Y BAÑOS, DISTANCIA: 110 cm. AL PAV.
	INTERRUPTOR SIMPLE. SU DISTANCIA SERA DE 110 cm. AL PAVIMENTO.
	CONMUTADOR. SU DISTANCIA SERA DE 110 cm. AL PAVIMENTO.
	CRUZAMIENTO. SU DISTANCIA SERA DE 110 cm. AL PAVIMENTO.
	DETECTOR DE PRESENCIA
	VIDEO PORTERO
	CUADRO GENERAL DE DISTRIBUCIÓN.
	TV/FM
	TELEFONO
	BASE MÚLTIPLE/PUESTO DE TRABAJO
	BASE MÚLTIPLE/PUESTO DE TRABAJO EXT. A REUBICAR
	BASE MÚLTIPLE EXISTENTE A REUBICAR
	Luminaria Simon 630 DOT 9c en cantil
	Downlight Simon 715.22 NW
	Dowlight Simon 705.23 NW
	Luminaria suspendida Philips PlainView SP140P LED385/840 PSD PIS SM2 L1135
	LedFlex Simon 810.33 4000K

ARC ARQUITECTURA URBANISMO SOLUCIONES INMOBILIARIAS, SL

ADECUACIÓN DE SALA A ESPACIO DE CO-WORKING Y REFORMA DE BAÑOS.

CALLE DOCTOR DURÁN Nº29 , CÁCERES

Fase PROYECTO BÁSICO Y DE EJECUCIÓN

Plano ESTADO REFORMADO
INSTALACIONES
ELECTRICIDAD - ILUMINACIÓN
CLIMATIZACIÓN - VENTILACIÓN

Arquitectos Eduardo Reveriego Martín
Cliente Cámara Oficial de Comercio, Industria y Servicios de Cáceres


Nº I-02
Escala 1/75
Fecha 01/21




www.arc-arquitectura.es



Iluminación y electricidad en sala de co-working, aseo y office

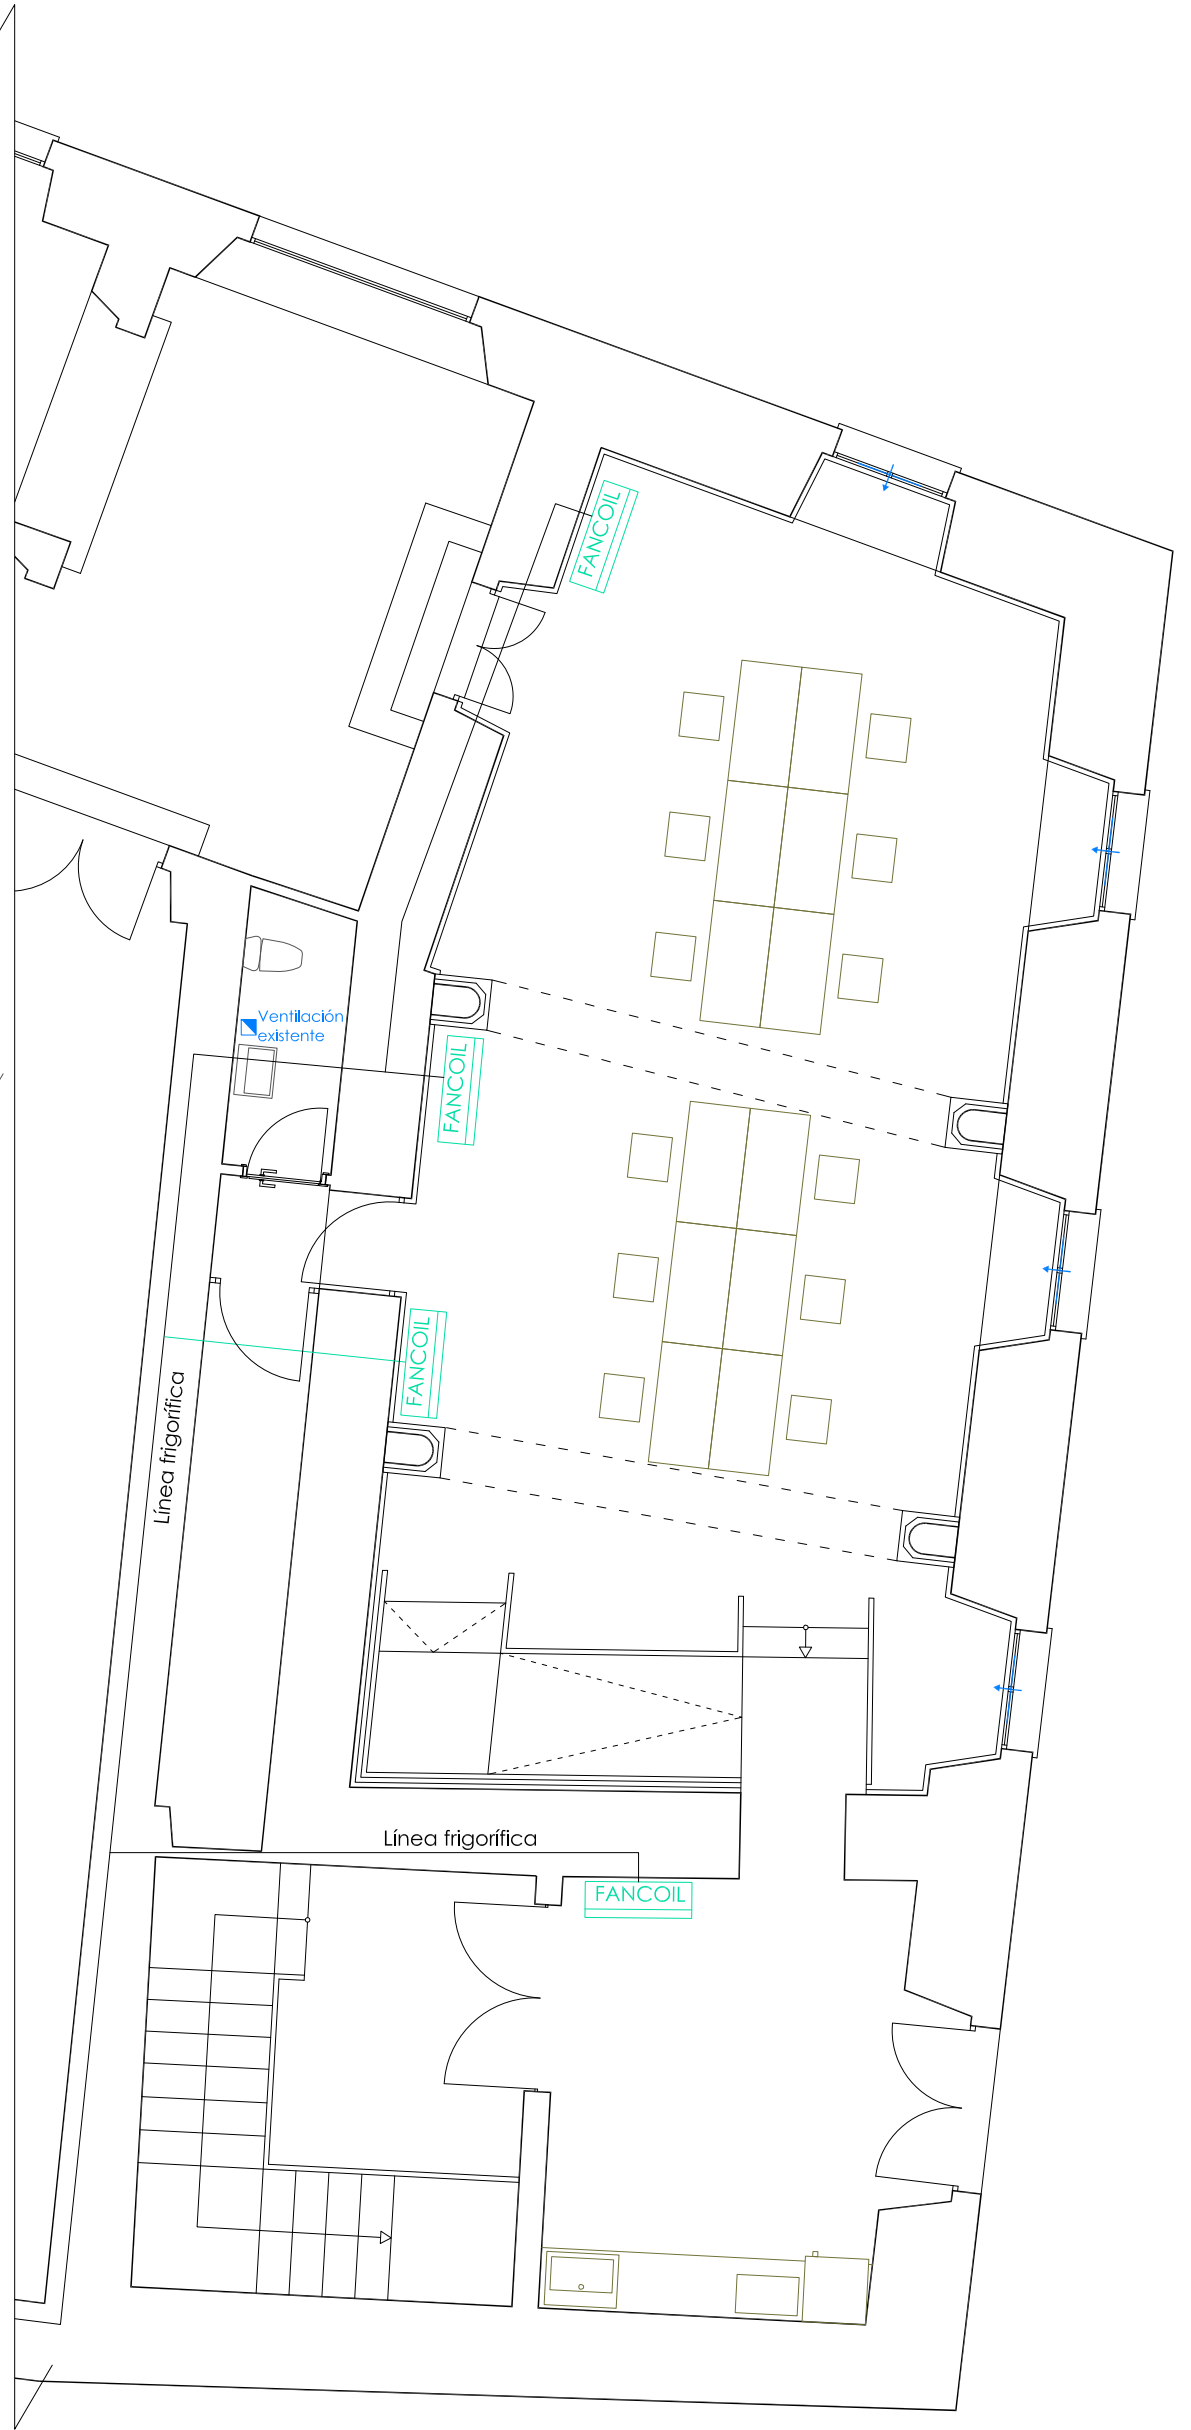

Climatización y ventilación en sala de co-working, aseo y office

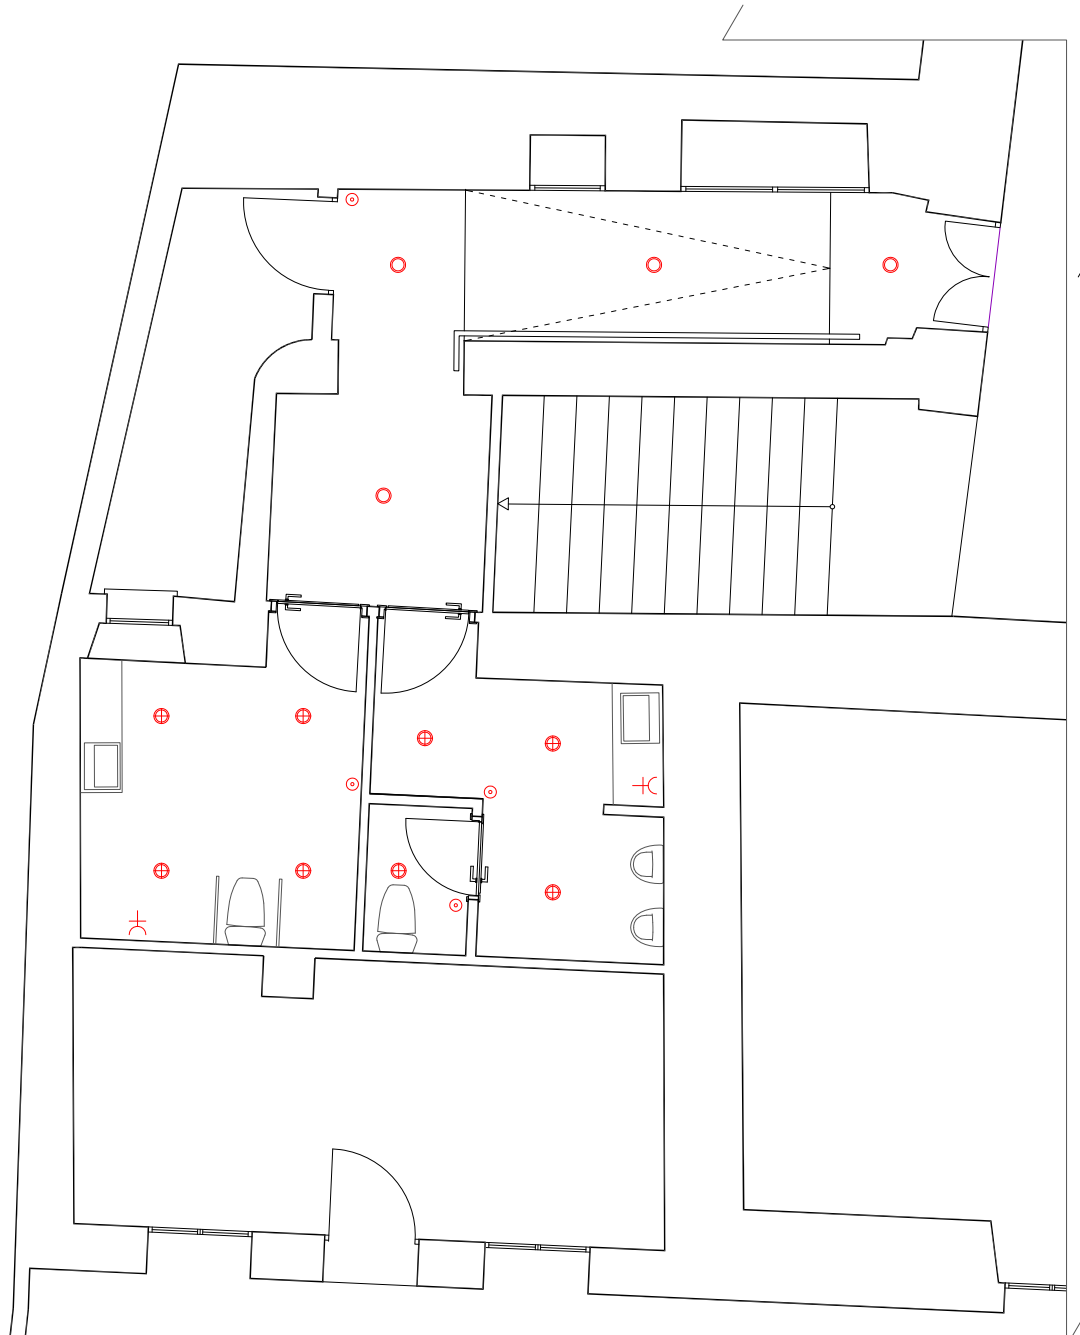

Electricidad e iluminación en baños



Ventilación en baños